


# Eberhard-Ludwig-Schule Brandschutzmaßnahmen

Anlage 3 zur Vorl. Nr. 351/16

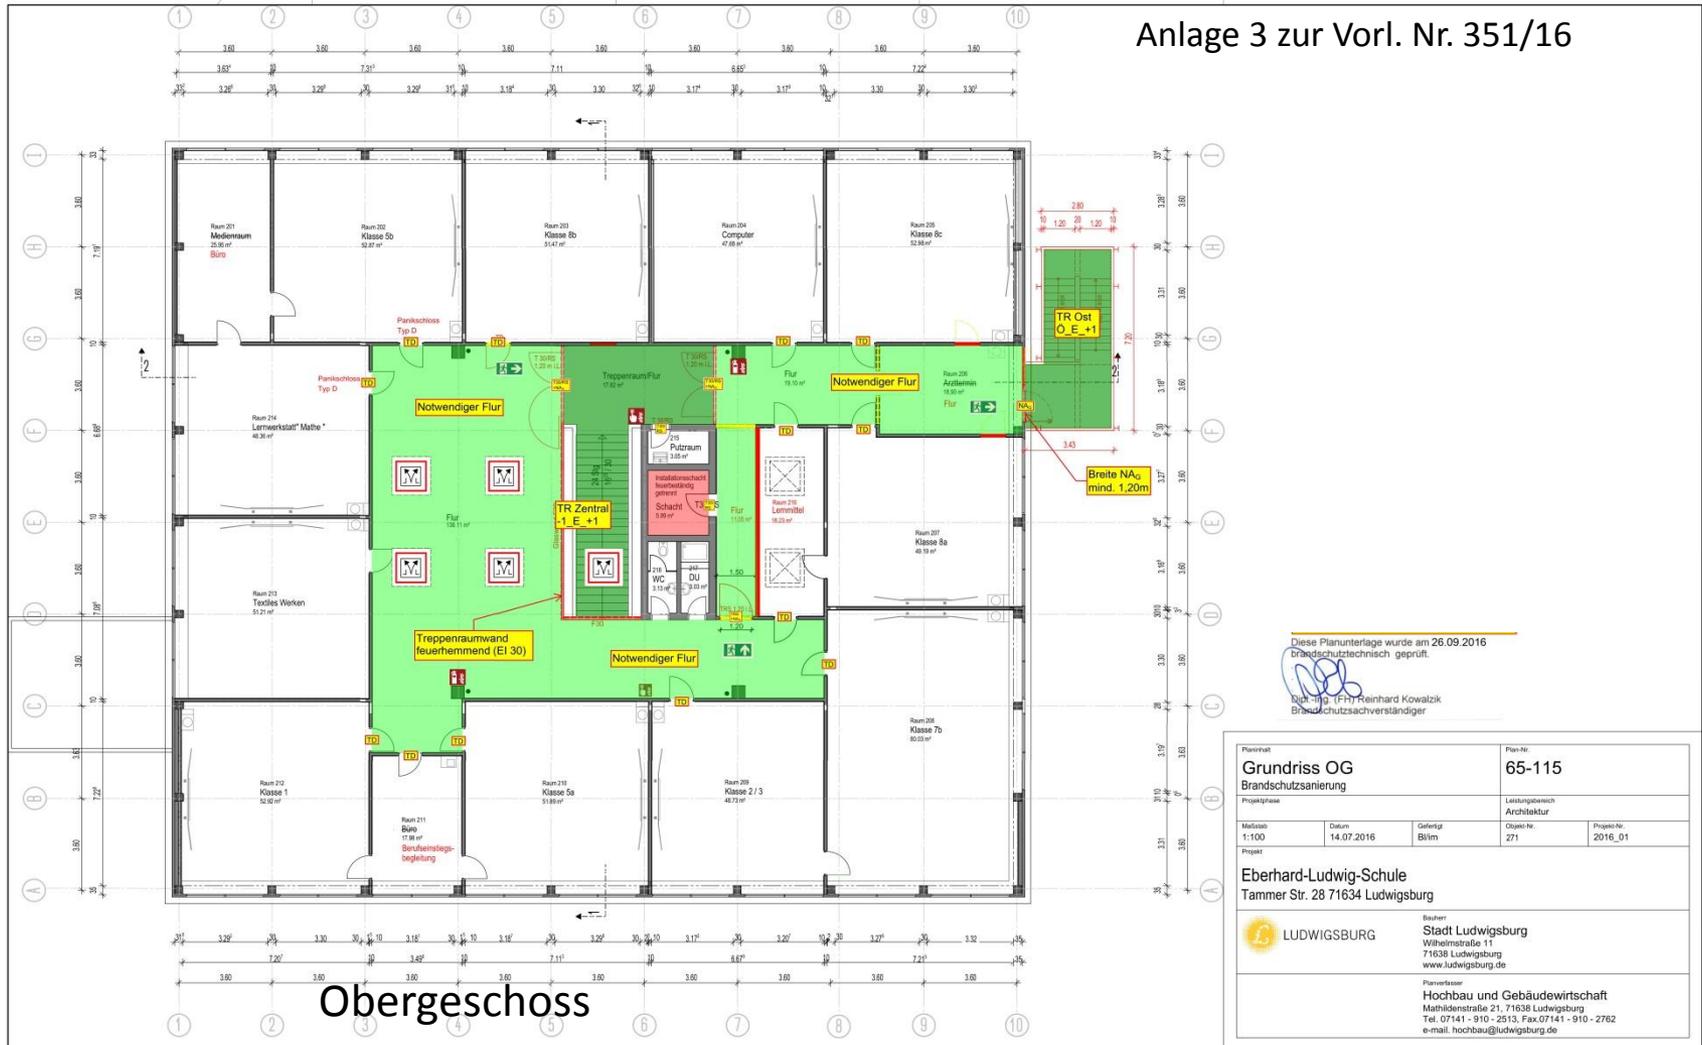

Diese Planunterlage wurde am 26.09.2016  
brandschutztechnisch geprüft.

Dr.-Ing. (FH) Reinhard Kowalzik  
Brandschutzsachverständiger

Planinhalt <b>Grundriss OG Brandschutzsanierung</b>		Plan-Nr. <b>65-115</b>	
Projektphase		Leistungsbereich <b>Architektur</b>	
Maßstab 1:100	Datum 14.07.2016	Gefertigt Bilim	Projekt-Nr. 2016_01
Projekt <b>Eberhard-Ludwig-Schule Tammer Str. 28 71634 Ludwigsburg</b>			
 <b>LUDWIGSBURG</b>		Auftraggeber <b>Stadt Ludwigsburg</b> Wilhelmstraße 11 71638 Ludwigsburg www.ludwigsburg.de	
Planverfasser <b>Hochbau und Gebäudewirtschaft</b> Mathildenstraße 21, 71638 Ludwigsburg Tel. 07141 - 910 - 2513, Fax 07141 - 910 - 2762 e-mail: hochbau@ludwigsburg.de			