


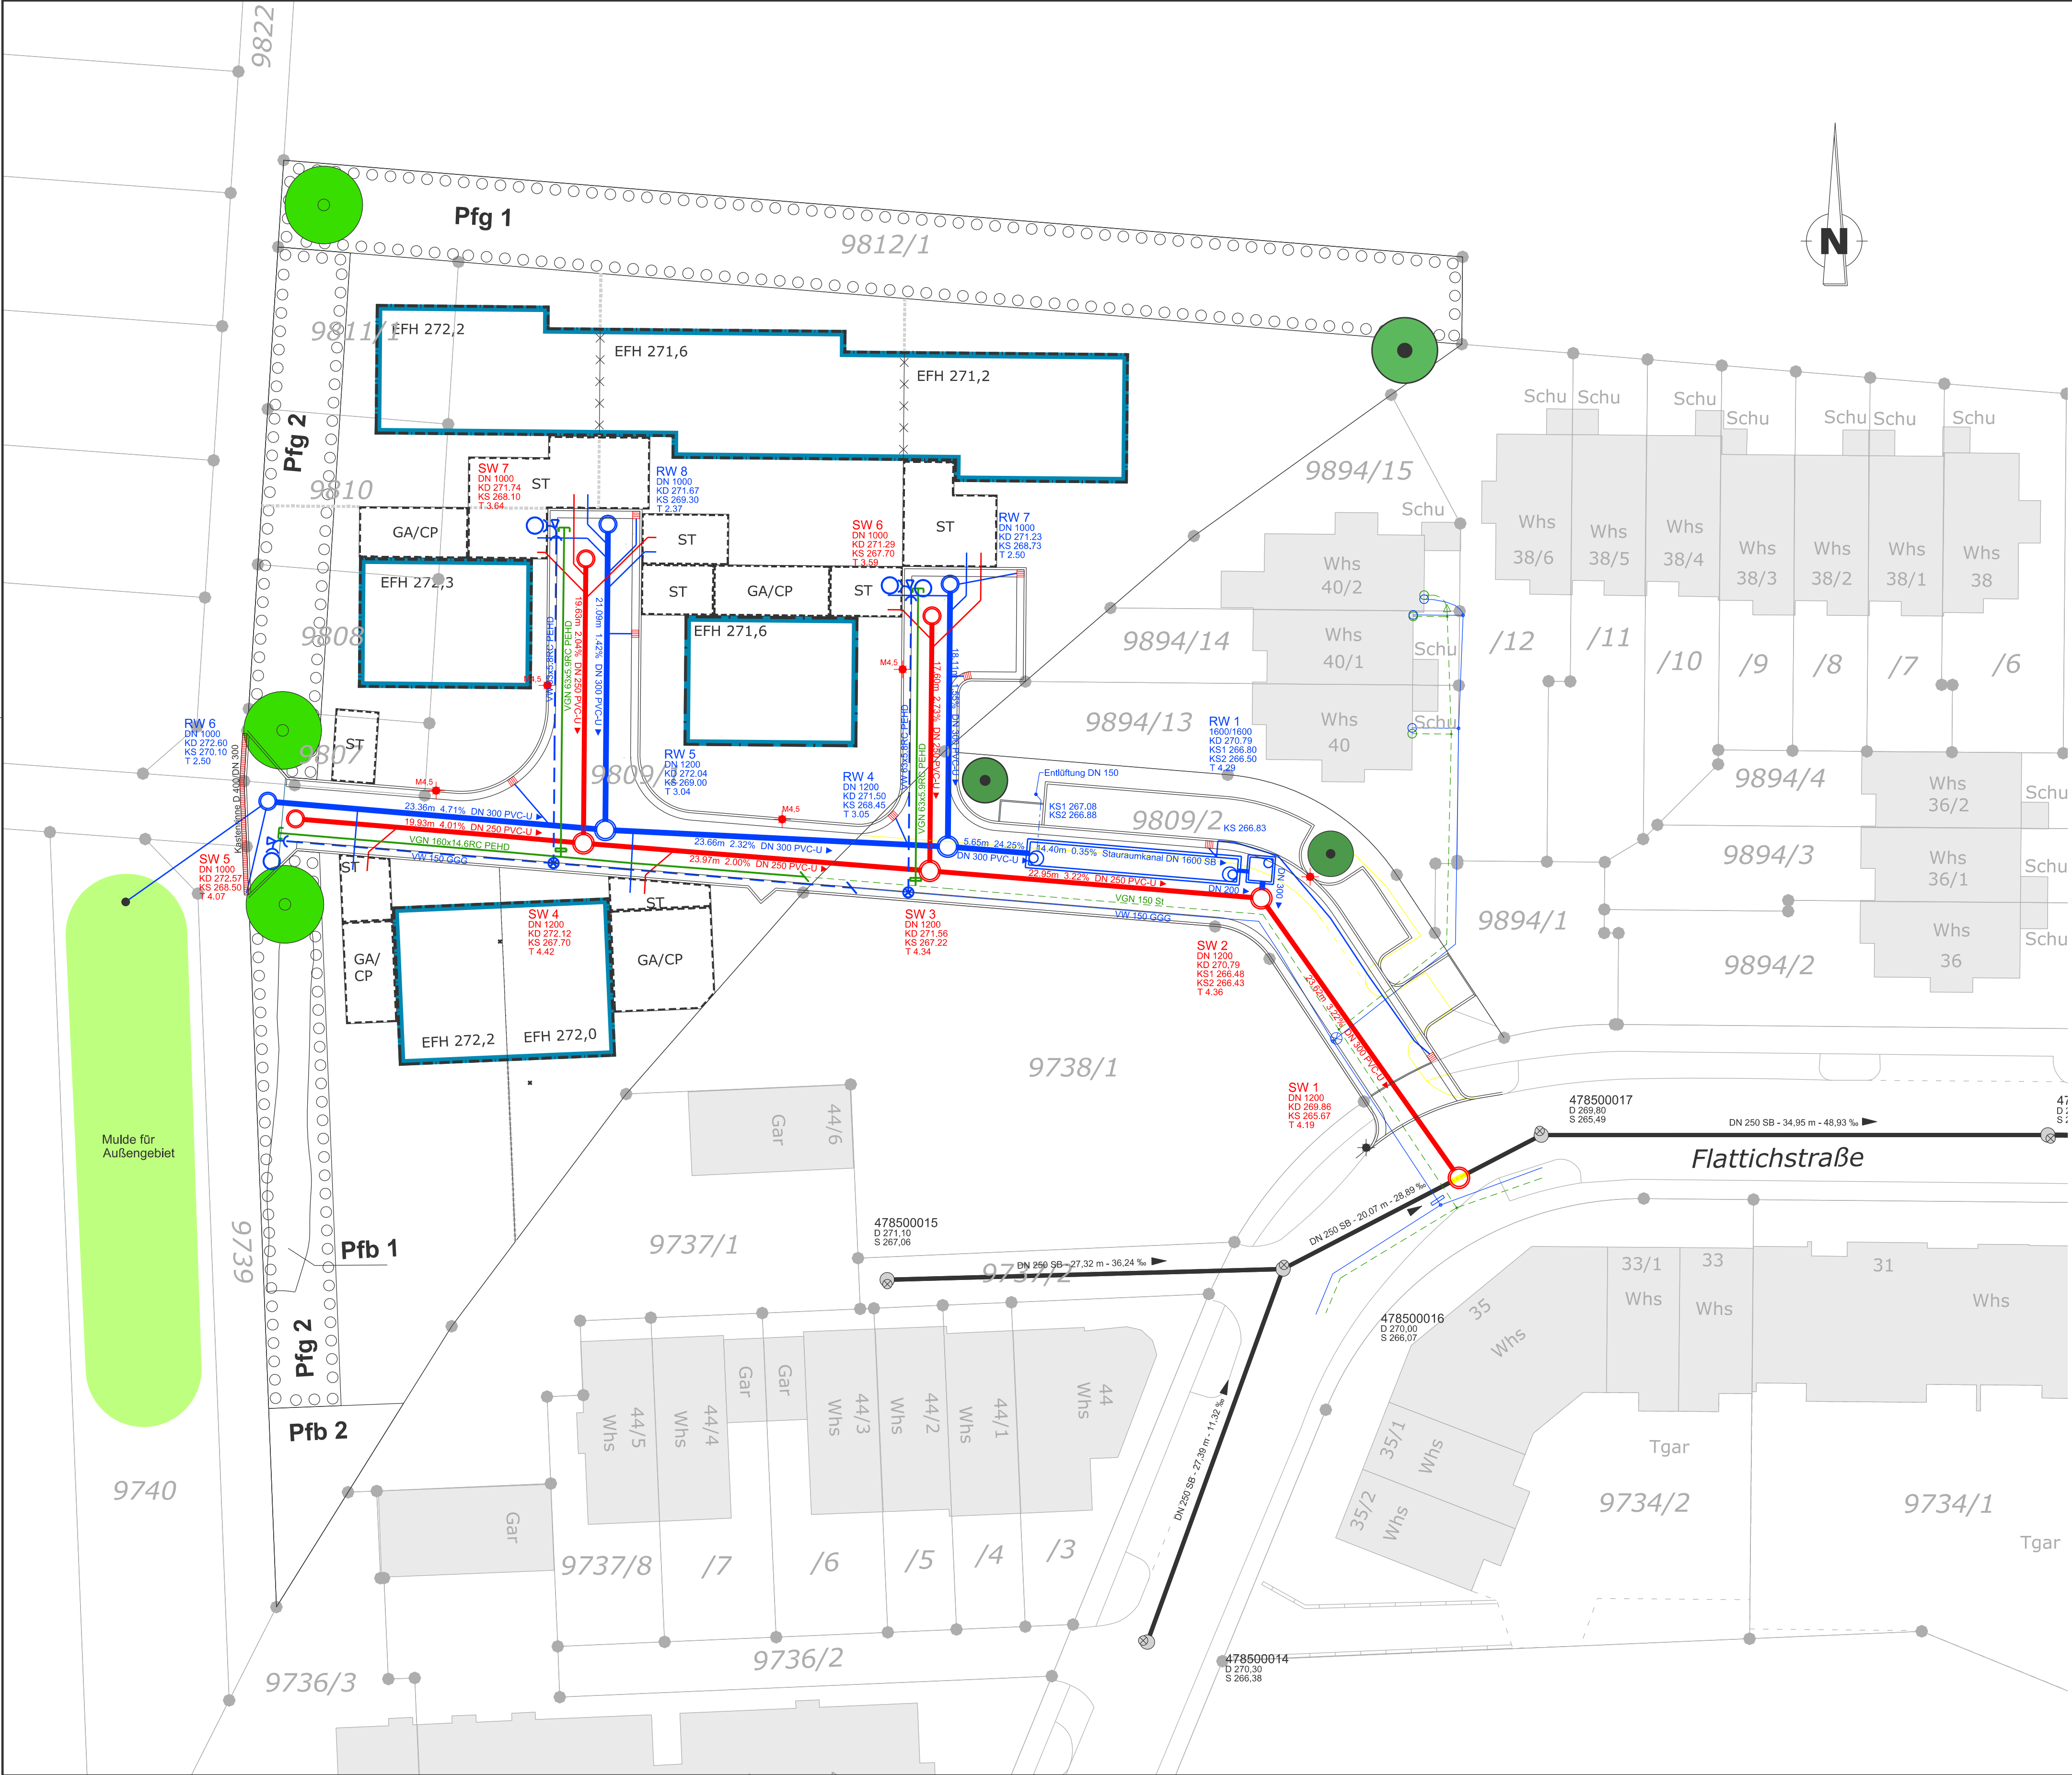

LEGENDE

- Entwässerung RW geplant
- Entwässerung SW geplant
- MW-Kanal bestehend
- Kanal Abbruch
- Hausanschluss RW geplant
- Hausanschluss SW geplant
- Straßenablauf geplant
- Straßenablauf bestehend
- Muldenablauf geplant
- Straßenbeleuchtung geplant
- Straßenbeleuchtung bestehend
- Gasleitung geplant Stadtwerke
- Gasleitung bestehend
- Wasserleitung geplant Stadtwerke
- Wasserleitung bestehend

Index	Datum	Art der Änderung		gez.	gepr.

Klinger und Partner GmbH
Friedlzheimer Str. 3, 70499 Stuttgart
Tel. 0711 693308-0, Fax 0711 693308-99
info@klinger-partner.de, www.klinger-partner.de

Klinger und Partner

Ingenieurbüro
für Bauwesen und Umwelttechnik GmbH



Stadt Ludwigsburg
Stadtentwässerung

Erschließung BG Flattichstraße

Zeichnungsnummer L 3-0	Kanalisation					
Maßstab 1 : 250	Lageplan					
Anlage	Ausschreibung					
	Projekt-Nr.	TS-03851	Dateiname(n):	bearb.	11/16	pf
Plotdatum 24.11.2016	Plangröße	780 mm x 500 mm	03851_L3-0_LKANLP1-.dgn	gez.	11/16	mün
				gepr.	11/16	köm
anerkannt			aufgestellt Stuttgart, den 24. November 2016			
Die Bauherrschaft			i. V. Frank Kömpf			