


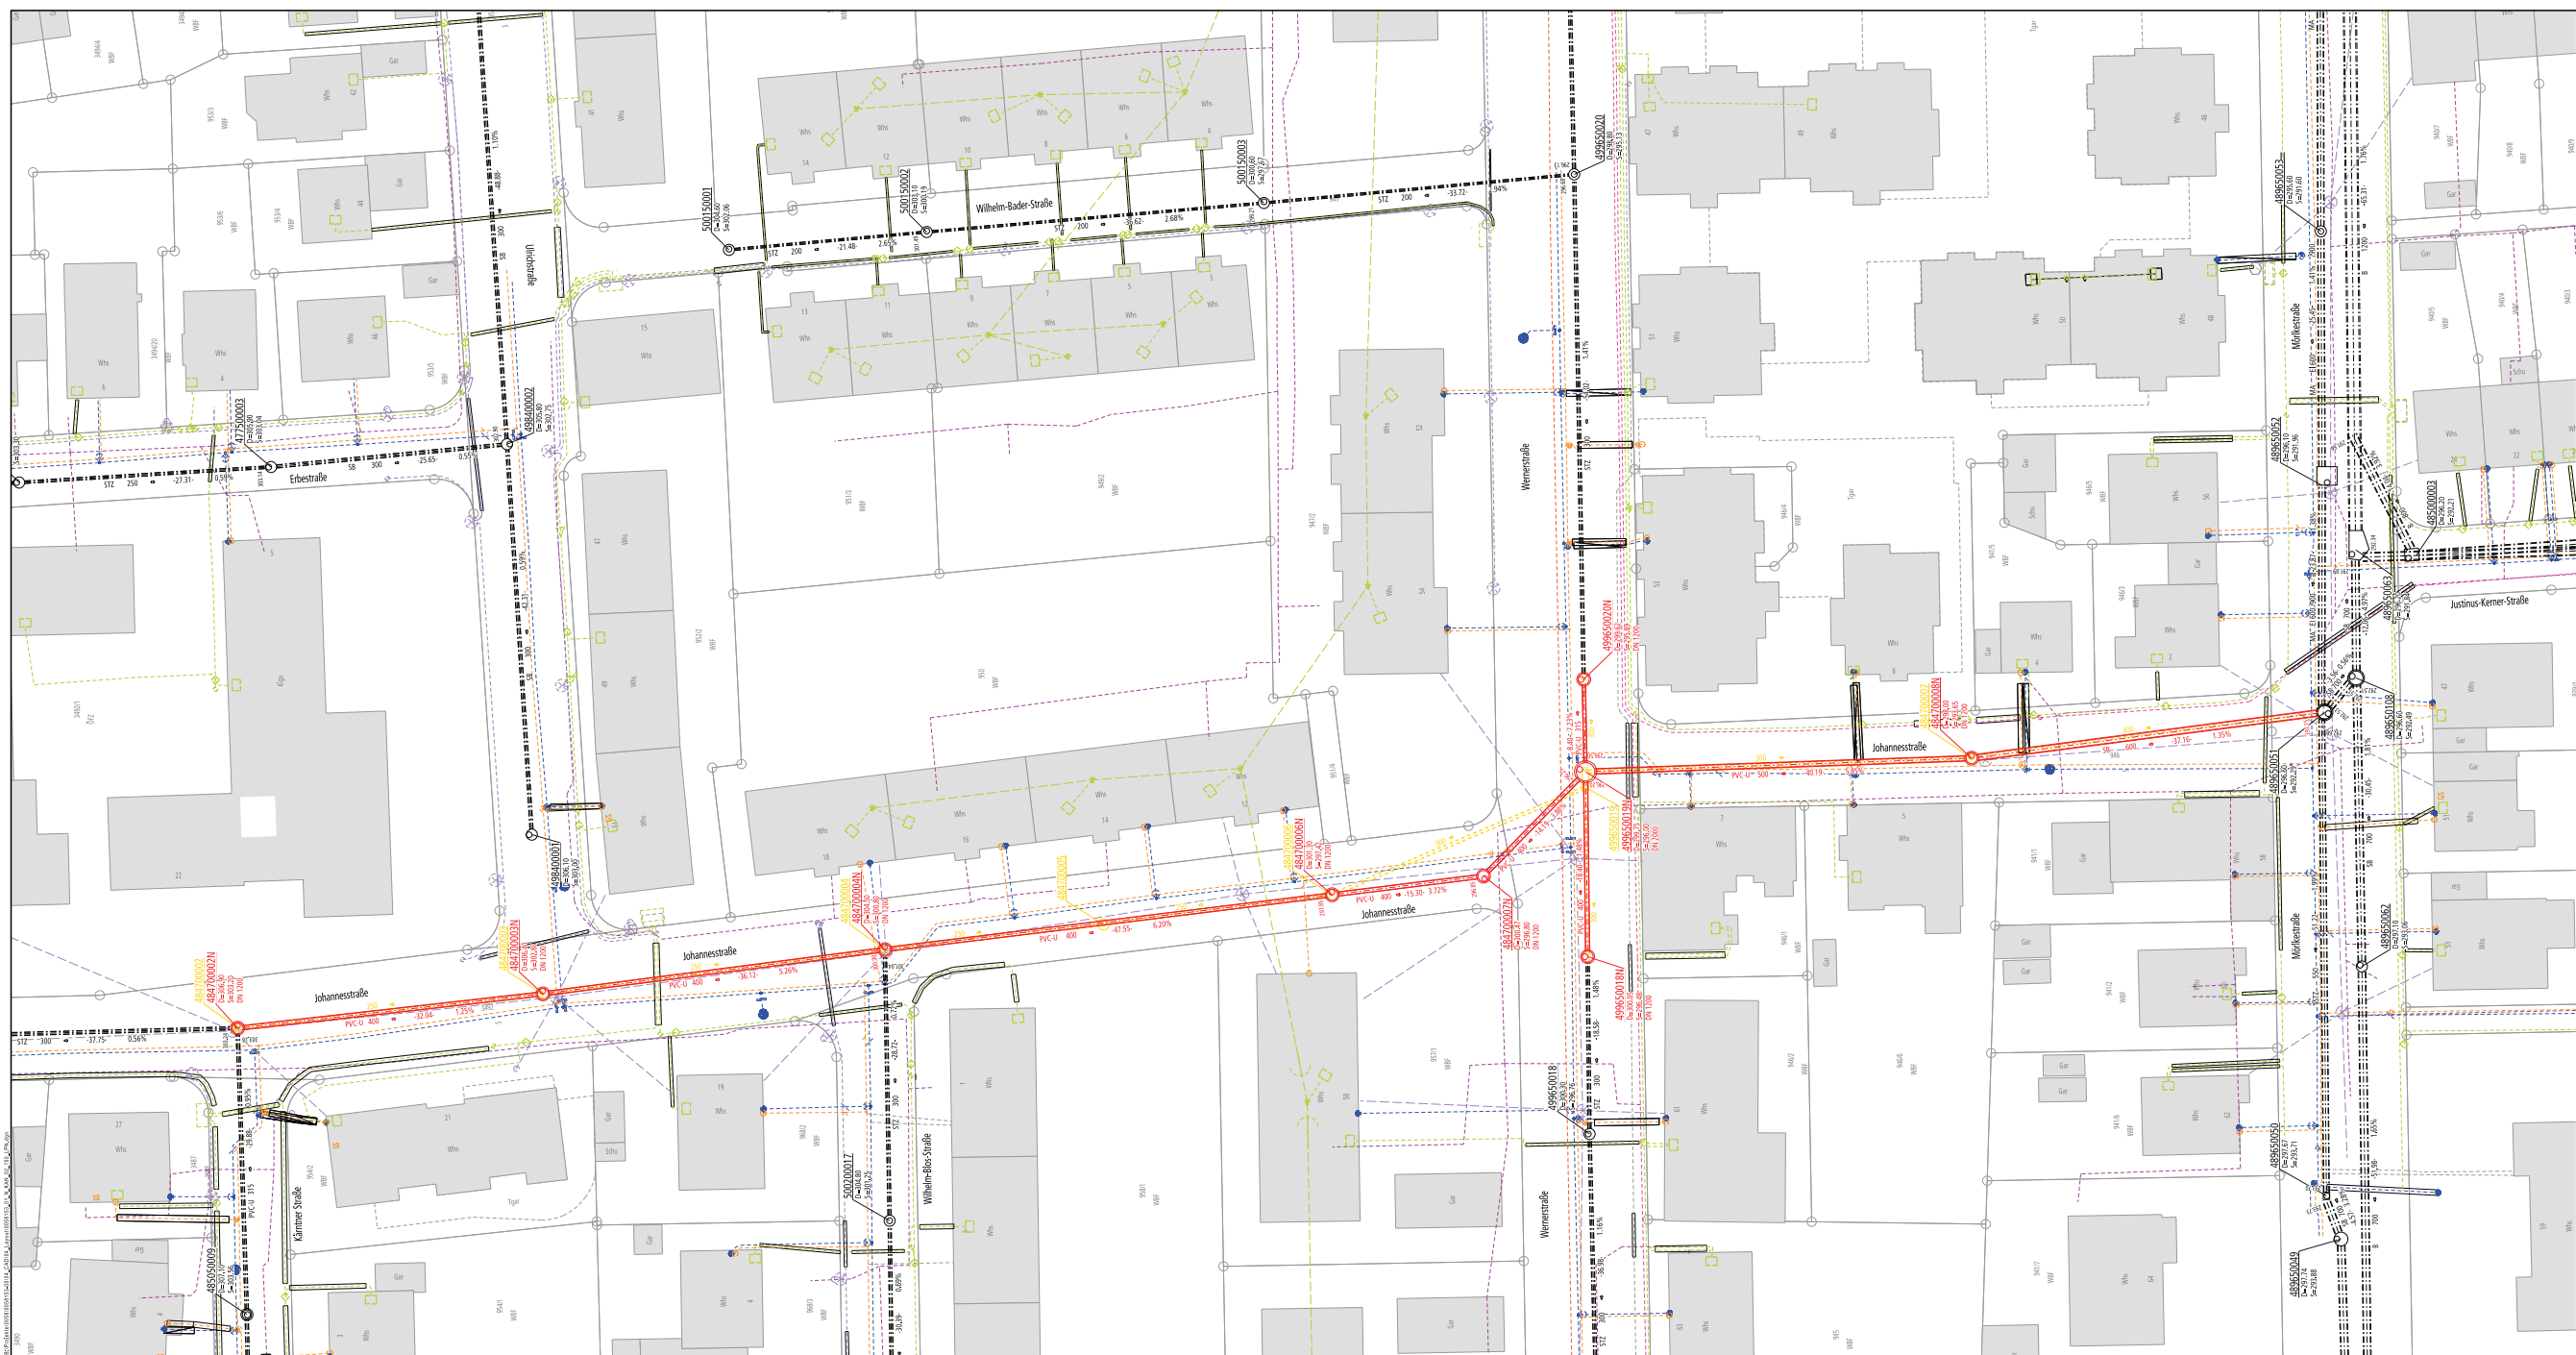

Zeichenerklärung Kanalisation:

- Bestand Regenwasserkanal
- Bestand Mischwasserkanal
- Bestand Schmutzwasserkanal
- Planung Mischwasserkanal
- Abbruchkanal

Zeichenerklärung Versorgungsleitungen:

- best./ gepl. / entf. Wasserschicht
- best./ gepl. / entf. Wasserkleitung
- best./ gepl. / entf. Strom Niederspannung
- best./ gepl. / entf. Strom Hochspannung
- best./ gepl. / entf. Straßenbeleuchtung
- best./ gepl. / entf. Gas Mitteldruck
- best./ gepl. / entf. Gas Hochdruck
- best./ gepl. / entf. Fernwärme
- best./ gepl. / entf. Telekommunikationskabel
- best./ gepl. / entf. Staukabel
- best./ gepl. / entf. Leuchte

Hinweis Versorgungsleitungen:

Die Leitungen sind nachfolgend benannt. Die Angaben der gemessenen Lage der Leitungen in der Originalität hat der Auftraggeber beim Auftraggeber zu verifizieren.



I-S-T-W PLANUNGSGESELLSCHAFT MBH

Frankstraße 4
71638 Ludwigshafen
Telefon: 07141202364
Telefax: 07141202348

Ludwigstraße 11
71635 Cöls
Telefon: 07141202364
Telefax: 07141202348

Am Schoppen 3
74523 Schwäbisch-Hall
Telefon: 07141202364
Telefax: 07141202348

Bahnstraße 7
75115 Bietzen
Telefon: 07141202364
Telefax: 07141202348

STADTENTWÄSSERUNG LUDWIGSBURG

Auftraggeber:
Stadt Ludwigshafen
Stadtentwässerung
Mathildenstraße 29/1
71638 Ludwigshafen

Bauherr:
Kanalerneuerung Johannesstraße
Hydraulische Berechnung, Variantenuntersuchung

Lageplan

Revisionsplan
Januar 2020

Leistung:
Lageplan des 1. Entwurfs

Auftraggeber:
[Signature]

Verfahren:
D1 DIN 112 (GBH130)
D2 DIN 112 (GBH140)
D3 DIN 112 (GBH170)

Konstruktionsart:
Gau-Körper
UTM

Bestand:
0 2,5 5 7,5 10m
Maßstab: 1:250
N

Bestand:
Rohr
Rohr
Rohr

Bestand:
0058153
01
N
KAN
02_100
LPN