


# Übersichtslageplan Neubau Spurenstoffelimination

# Anlage

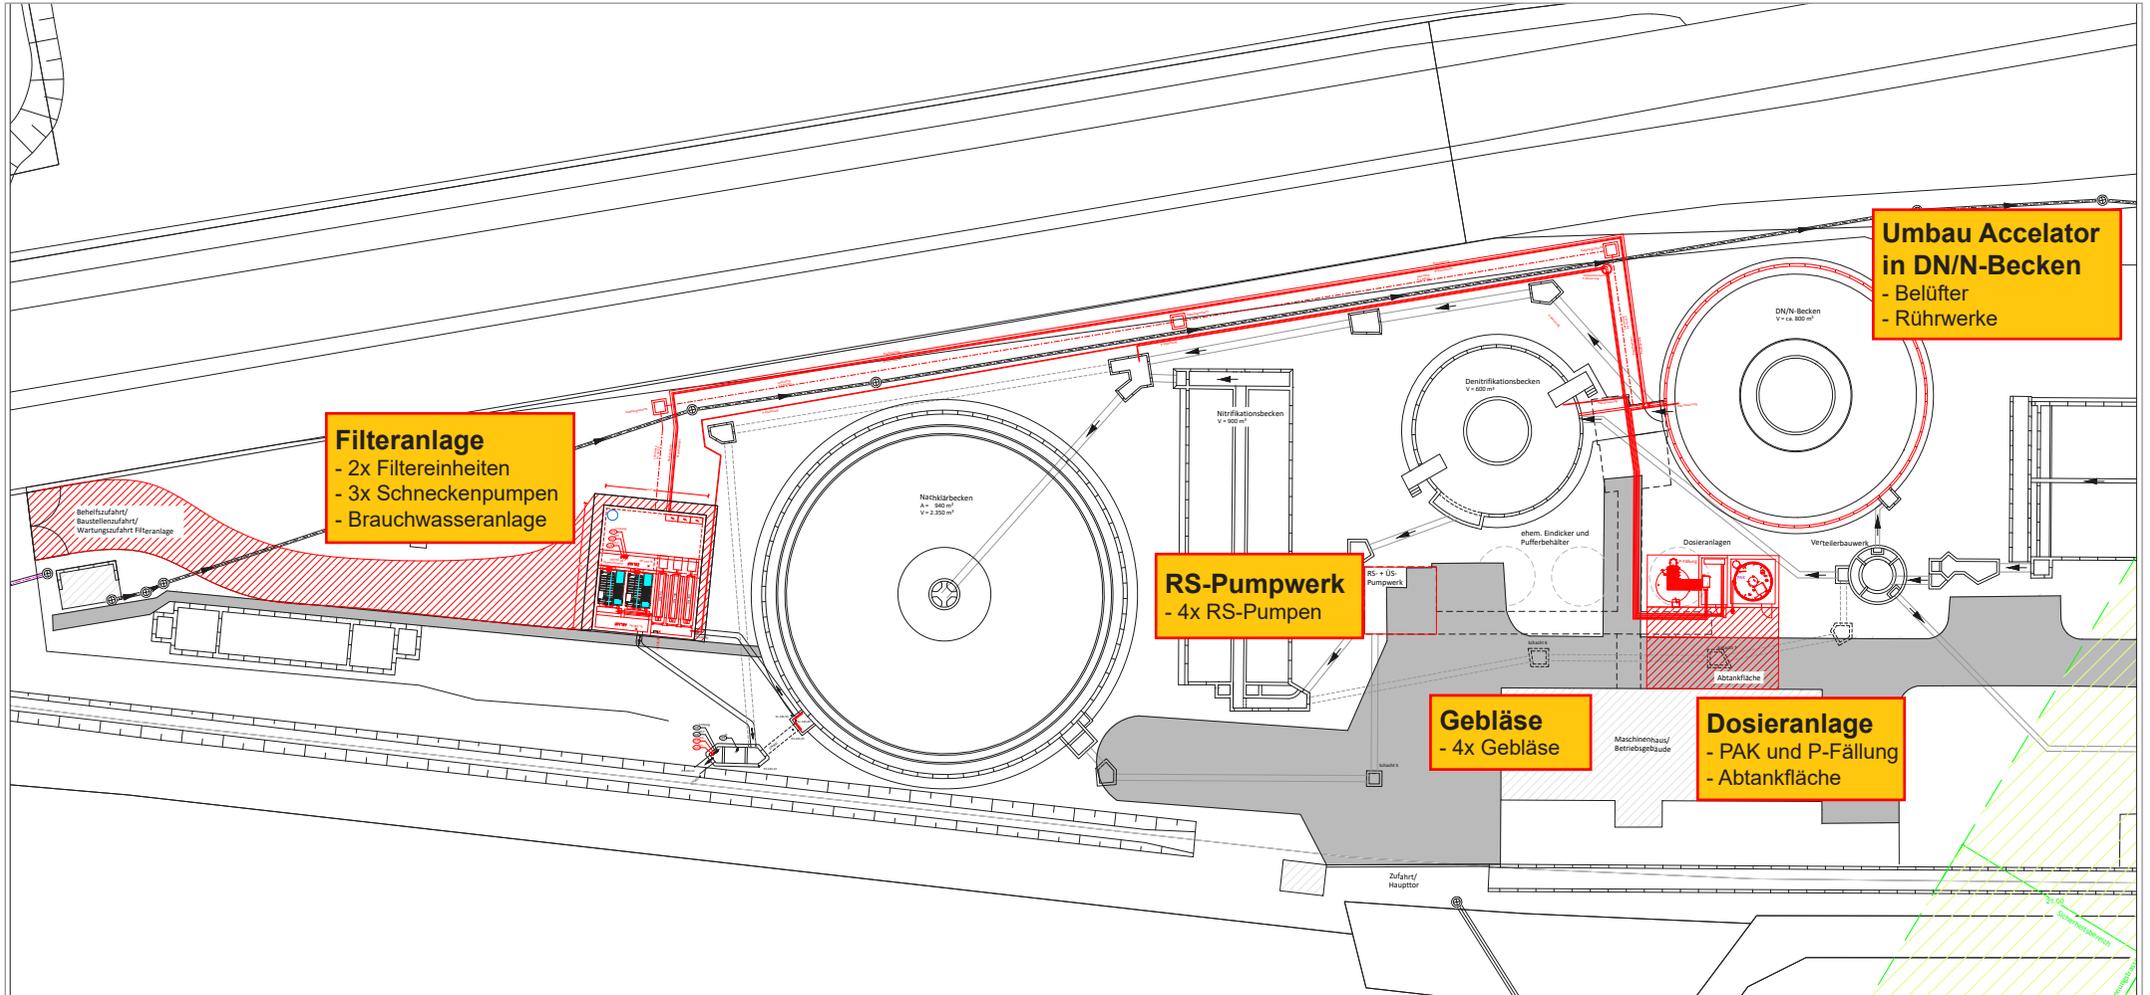

**Filteranlage**  
 - 2x Filtereinheiten  
 - 3x Schneckenpumpen  
 - Brauchwasseranlage

**RS-Pumpwerk**  
 - 4x RS-Pumpen

**Gebläse**  
 - 4x Gebläse

**Dosieranlage**  
 - PAK und P-Fällung  
 - Abtänkfläche

**Umbau Accelerator in DN/N-Becken**  
 - Belüfter  
 - Rührwerke

<b>VORABZUG 28.07.2021</b>		
NR.	ERGÄNZUNGEN	DATUM ZEICHEN
Bauherr:	Stadtentwässerung Ludwigsburg	
Projekt:	Klärwerk Eglosheim Neubau 4. Reinigungsstufe und Erweiterung Belebungsanlage	
Planungsstand:	Vorentwurfsplanung	
Planbezeichnung:	Übersichtslageplan	
Proj. Nr.:	MASSSTAB: 1:250	PLANGRÖSSE: DIN A1
Plannr.:	GEZEICHNET: ms	GEPRÜFT:
 <b>iat-Ingenieurberatung GmbH</b> Froitzheimer Straße 3A, 70499 Stuttgart Tel.: 0711 81 47 75-0 Fax: 0711 81 47 75-11 info@iat-stuttgart.de, www.iat-stuttgart.de		
Datum:	ANGEKANNT DER BAUHERR:	
Urheberrecht gemäß DIN 34. Vervielfältigung und Weitergabe an Dritte nur mit unserer Genehmigung!		